

Multimedia Polska S.A.**Ul. Rzeszowska 135****39-200 Dębica****Dębica, dnia 06.07.2015****PROWODKAN****Ul. Lea 116/82L****30-133 Kraków**

Zał. Nr.1/07/2015

W odpowiedzi na pismo z dnia 25.06.2015 dot. projektowanej kanalizacji sanitarnej w m. Jadowniki informujemy, że wyżej wymieniona inwestycja koliduje z istniejącą doziemną siecią teletechniczną eksploatowaną przez Multimedia POLSKA S.A. W związku z tym należy:

1. Prace w miejscu skrzyżowań wykonywać ręcznie
2. Zachować normatywne odległości w przypadku zbliżeń i skrzyżowań
3. W przypadku zmiany rzędnych terenu należy uwzględnić regulację poziomu istniejącej infrastruktury telekomunikacyjnej doziemnej z zachowaniem normatywnego przykrycia, w stosunku do projektowanej niwelety
4. Przed zasypaniem miejsca kolizji zgłosić ten fakt do działu technicznego
5. Zawiadomienie o terminie rozpoczęcia prac należy kierować na adres:

Multimedia POLSKA S.A.

Departament Utrzymania i Eksploatacji sieci

Oddział Brzesko

ul. Plac Kazimierza Wielkiego 8

32-800 Brzesko

Zakończone prace związane z przebudową infrastruktury Multimedia POLSKA S.A. należy zgłosić do odbioru zgodnie z ustawą Prawo Budowlane z dnia 07.07.1994, art.3 pkt 14, co najmniej na 14 dni przed planowanym odbiorem;


Partner ds. Ewidencji Sieci
Tomasz Podraza
T.Podraza@multimedia.pl
Tel. 661 297 993

Multimedia Polska S.A.

ul. Tadeusza Wendy 7/9, 81-341 Gdynia, tel +48 58 666 0 300, fax +48 58 666 0 309, NIP 586-10-44-881, www.multimedia.pl

ADRES DO KORESPONDENCJI: WCF, p. XVI, ul. Emilii Plater 53, 00-113 Warszawa, tel. +48 22 553 86 69, fax +48 22 553 86 03

REGON 190007345, Organ rejestrowy: Sąd Rejonowy Gdańsk-Północ, VIII Wydział Gospodarczy KRS, nr KRS 0000238931
KONTO: PKO Bank Polski SA 77 1020 1042 0000 8102 0249 1660, kapitał zakładowy i łączna suma uiszczonych wkładów: 91.854.000 PLN

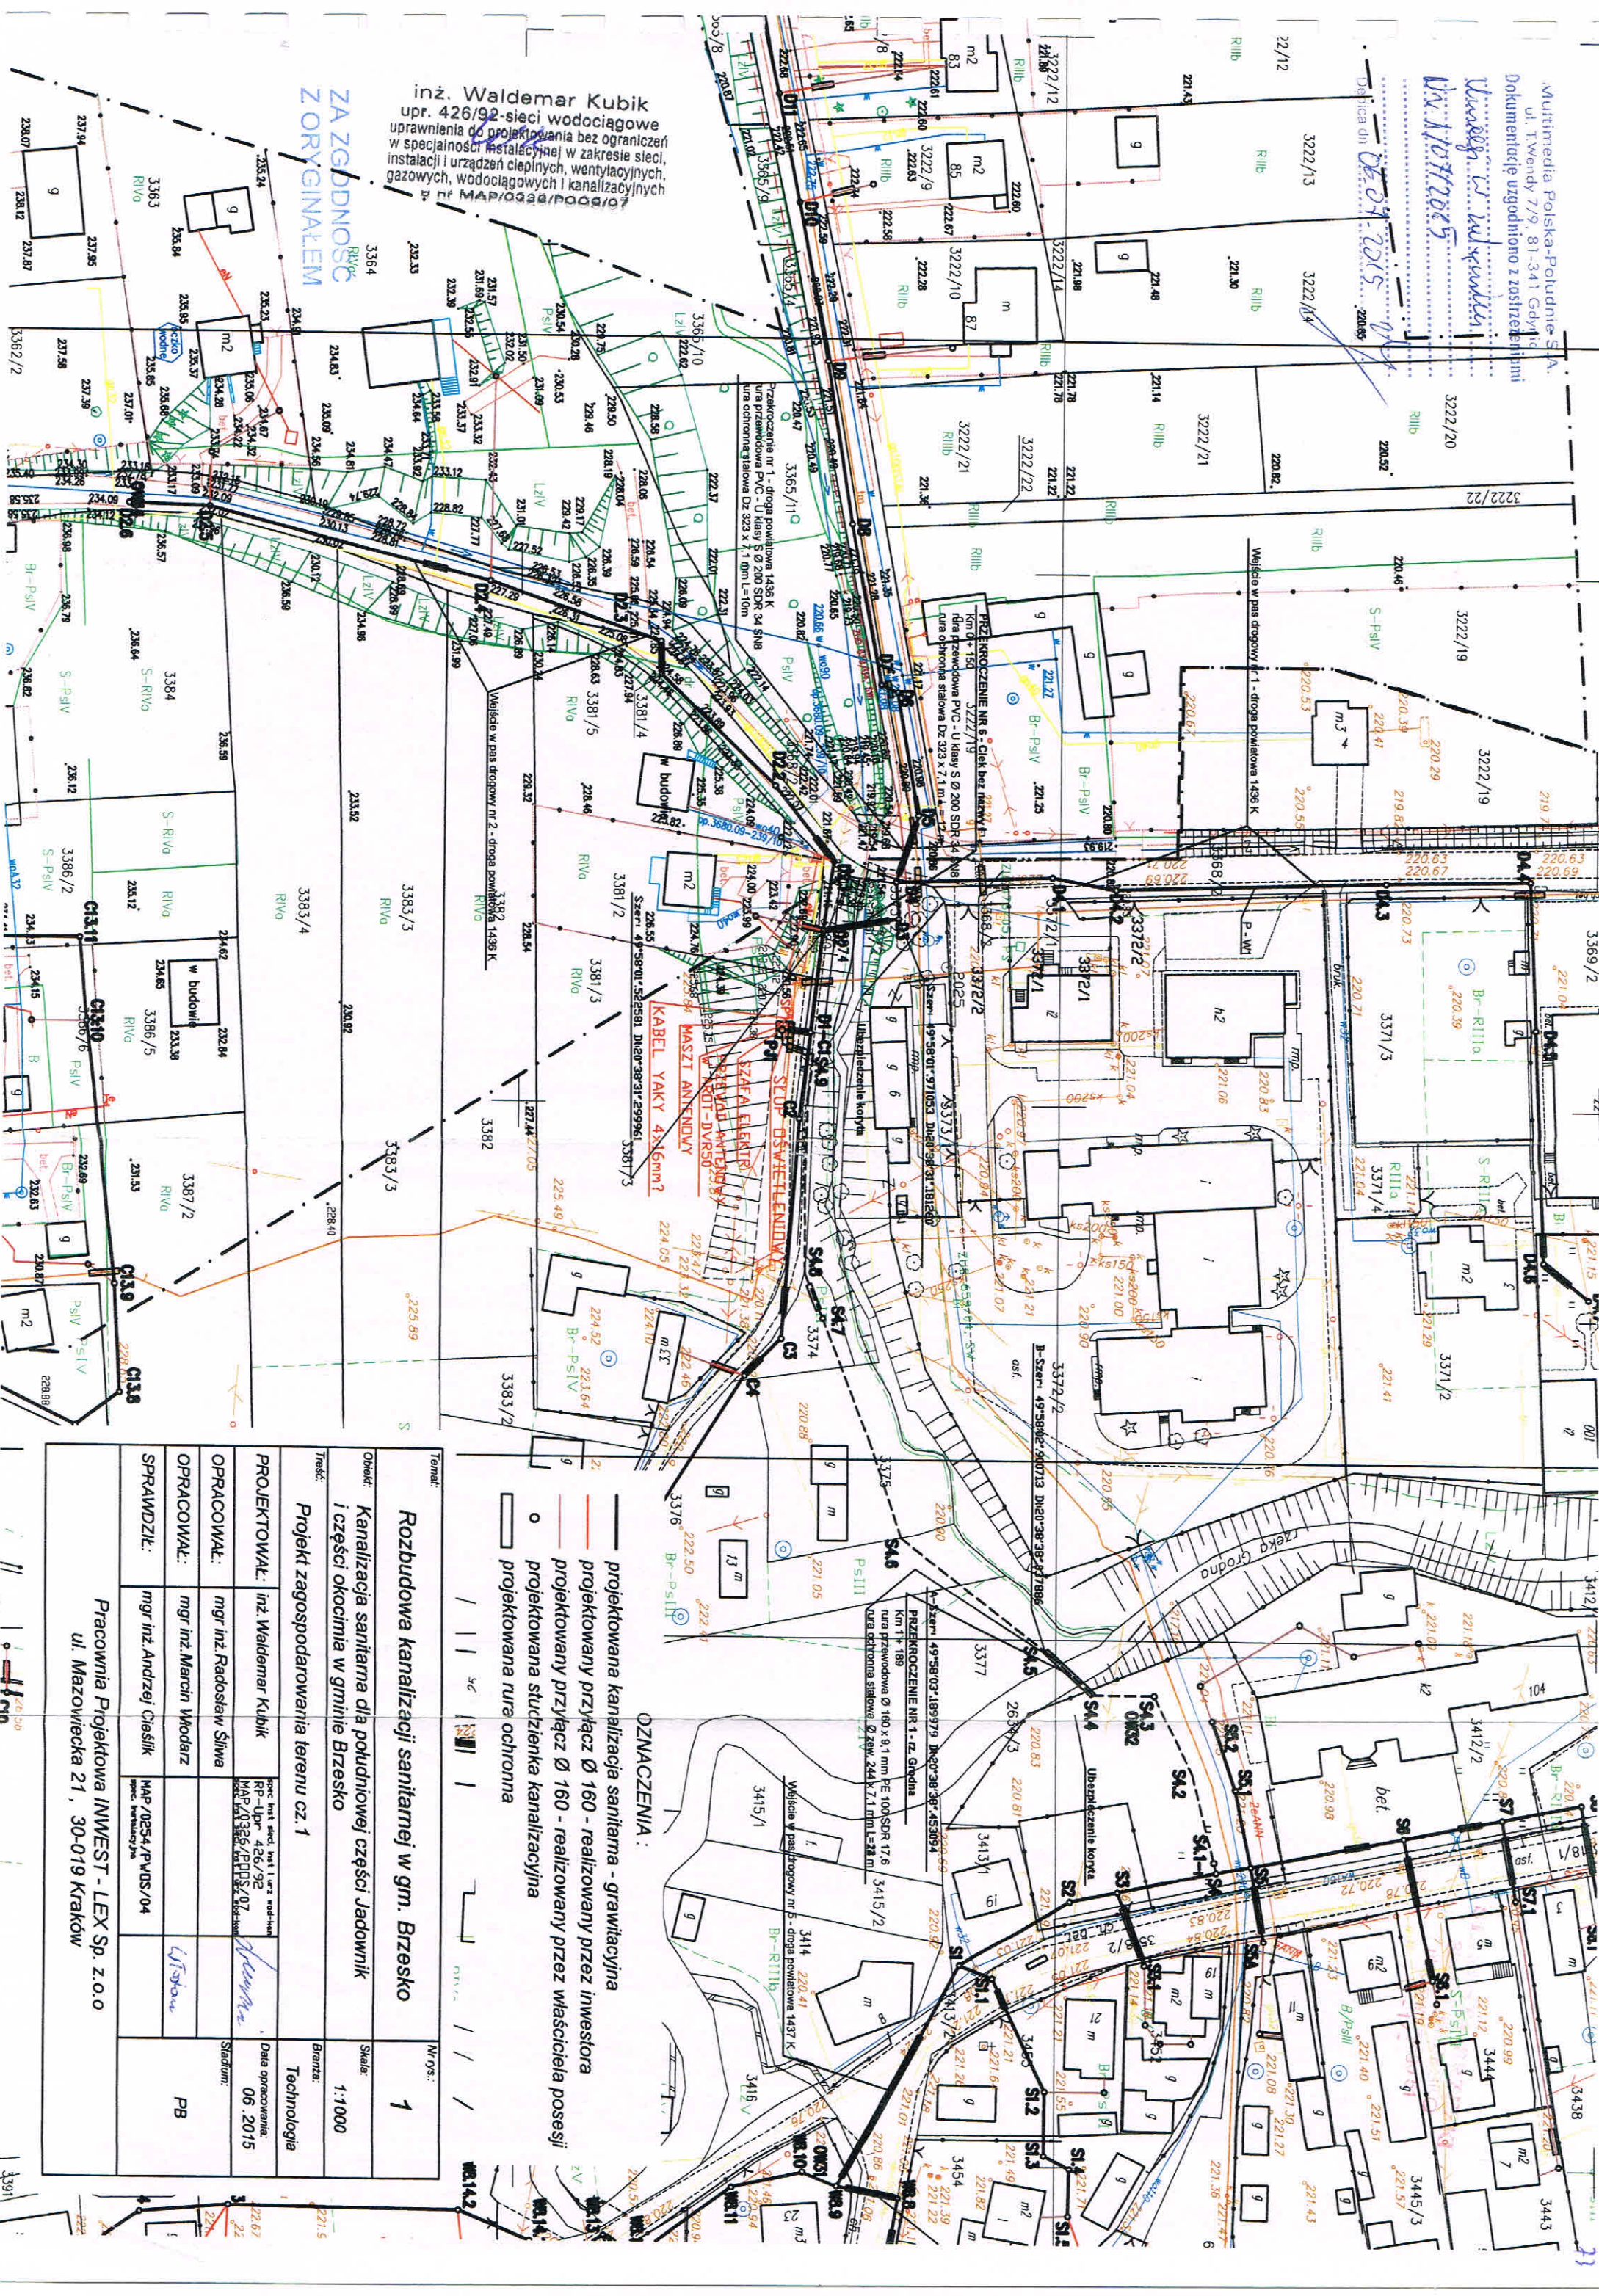

inż. Waldemar Kubik
upr. 426/92-sieci wodociągowe
uprawnienia do projektowania bez ograniczeń
w specjalności instalacyjnej w zakresie sieci,
instalacji i urządzeń cieplnych, wentylacyjnych,
gazowych, wodociagowych i kanalizacyjnych
nr MAP/0000/P000/07

ZA ZGODNOŚĆ
Z ORYGINAŁEM

- OZNACZENIA:**
- projektowana kanalizacja sanitarna - grawitacyjna
 - projektowany przyłącz Ø 160 - realizowany przez inwestora
 - projektowany przyłącz Ø 160 - realizowany przez właściciela posesji
 - o projektowana studzienka kanalizacyjna
 - projektowana rura ochronna

Temat:		Nr rys.:
Rozbudowa kanalizacji sanitarnej w gm. Brzesko		1
Opis:	Kanalizacja sanitarna dla południowej części Jadownik i części okolicznych w gminie Brzesko	Skala: 1:1000
Temat:	Projekt zagospodarowania terenu cz. 1	Brutto:
Projektował:	inż. Waldemar Kubik	Data opracowania: 06.06.2015
Opracował:	mgr inż. Radosław Śliwa	Stadium: PB
Opracował:	mgr inż. Marcin Włodarczyk	
Sprawił:	mgr inż. Andrzej Cieślak	
Pracownia Projektowa INWEST - LEX Sp. z o.o. ul. Mazowiecka 21, 30-019 Kraków		